

UCHWAŁA Nr 505. 90 .2026
ZARZĄDU POWIATU SIERPECKIEGO
z dnia 21 sierpnia 2026 roku

w sprawie wyrażenia zgody na przeprowadzenie robót budowlanych w zakresie sieci elektroenergetycznych i dysponowania nieruchomością stanowiącą własność Powiatu Sierpeckiego

Na podstawie art. 32 ust. 2 pkt 3 ustawy z dnia 5 czerwca 1998 r. o samorządzie powiatowym (t.j. Dz. U. z 2025 r. poz. 1684 z późn. zm.), art. 25b ustawy z dnia 21 sierpnia 1997 r. o gospodarce nieruchomościami (t.j. Dz. U. z 2026 r. poz. 399 z późn. zm.) - uchwala się, co następuje:

§ 1.1 Wyraża się zgodę na lokalizację i budowę podziemnych linii kablowych SN-15 kV i nn-0,4 kV, budowę kontenerowej stacji transformatorowej SN/nn oraz rozbiórkę istniejącej linii napowietrznej SN-15 kV i nn-0,4 kV na działce o numerze ewidencyjnym 1069/8 położonej w m. Sierpc stanowiącej własność Powiatu Sierpeckiego, będącej w użytkowaniu Samodzielnego Publicznego Zespołu Zakładów Opieki Zdrowotnej w Sierpcu, dla której w Sądzie Rejonowym w Sierpcu IV Wydziale Ksiąg Wieczystych urządzona jest księga wieczysta PL1E/00020013/4 – zgodnie z załącznikiem do uchwały.

2. Wyraża się zgodę na rozbiórkę istniejącej wieżowej stacji transformatorowej SN/nn usytuowanej na działce o numerze ewidencyjnym 1069/1 położonej w m. Sierpc stanowiącej własność Powiatu Sierpeckiego, dla której w Sądzie Rejonowym w Sierpcu IV Wydziale Ksiąg Wieczystych urządzona jest księga wieczysta PL1E/00020013/4.

§ 2. Wyraża się zgodę na dysponowanie przedmiotowymi działkami na cele budowlane w zakresie niezbędnym do przeprowadzenia planowanych robót budowlanych. Jednocześnie zobowiązuje się inwestora do doprowadzenia terenu zajętego pod inwestycję do stanu przed rozpoczęciem budowy i robót.


§ 3. Wykonanie uchwały powierza się Przewodniczącemu Zarządu Powiatu.

§ 4. Uchwała wchodzi w życie z dniem podjęcia.

Zarząd:

- | | | |
|-------------------------|------------------|-------|
| 1. Przemysław Burzyński | - Przewodniczący | |
| 2. Wojciech Rychter | - członek | |
| 3. Sławomir Krystek | - członek | |
| 4. Dariusz Lazarowski | - członek | |
| 5. Mariusz Olewnik | - członek | |

Załącznik do Uchwały Nr 505.90.2026
Zarządu Powiatu Sierpeckiego
z dnia 21 sierpnia 2026r.

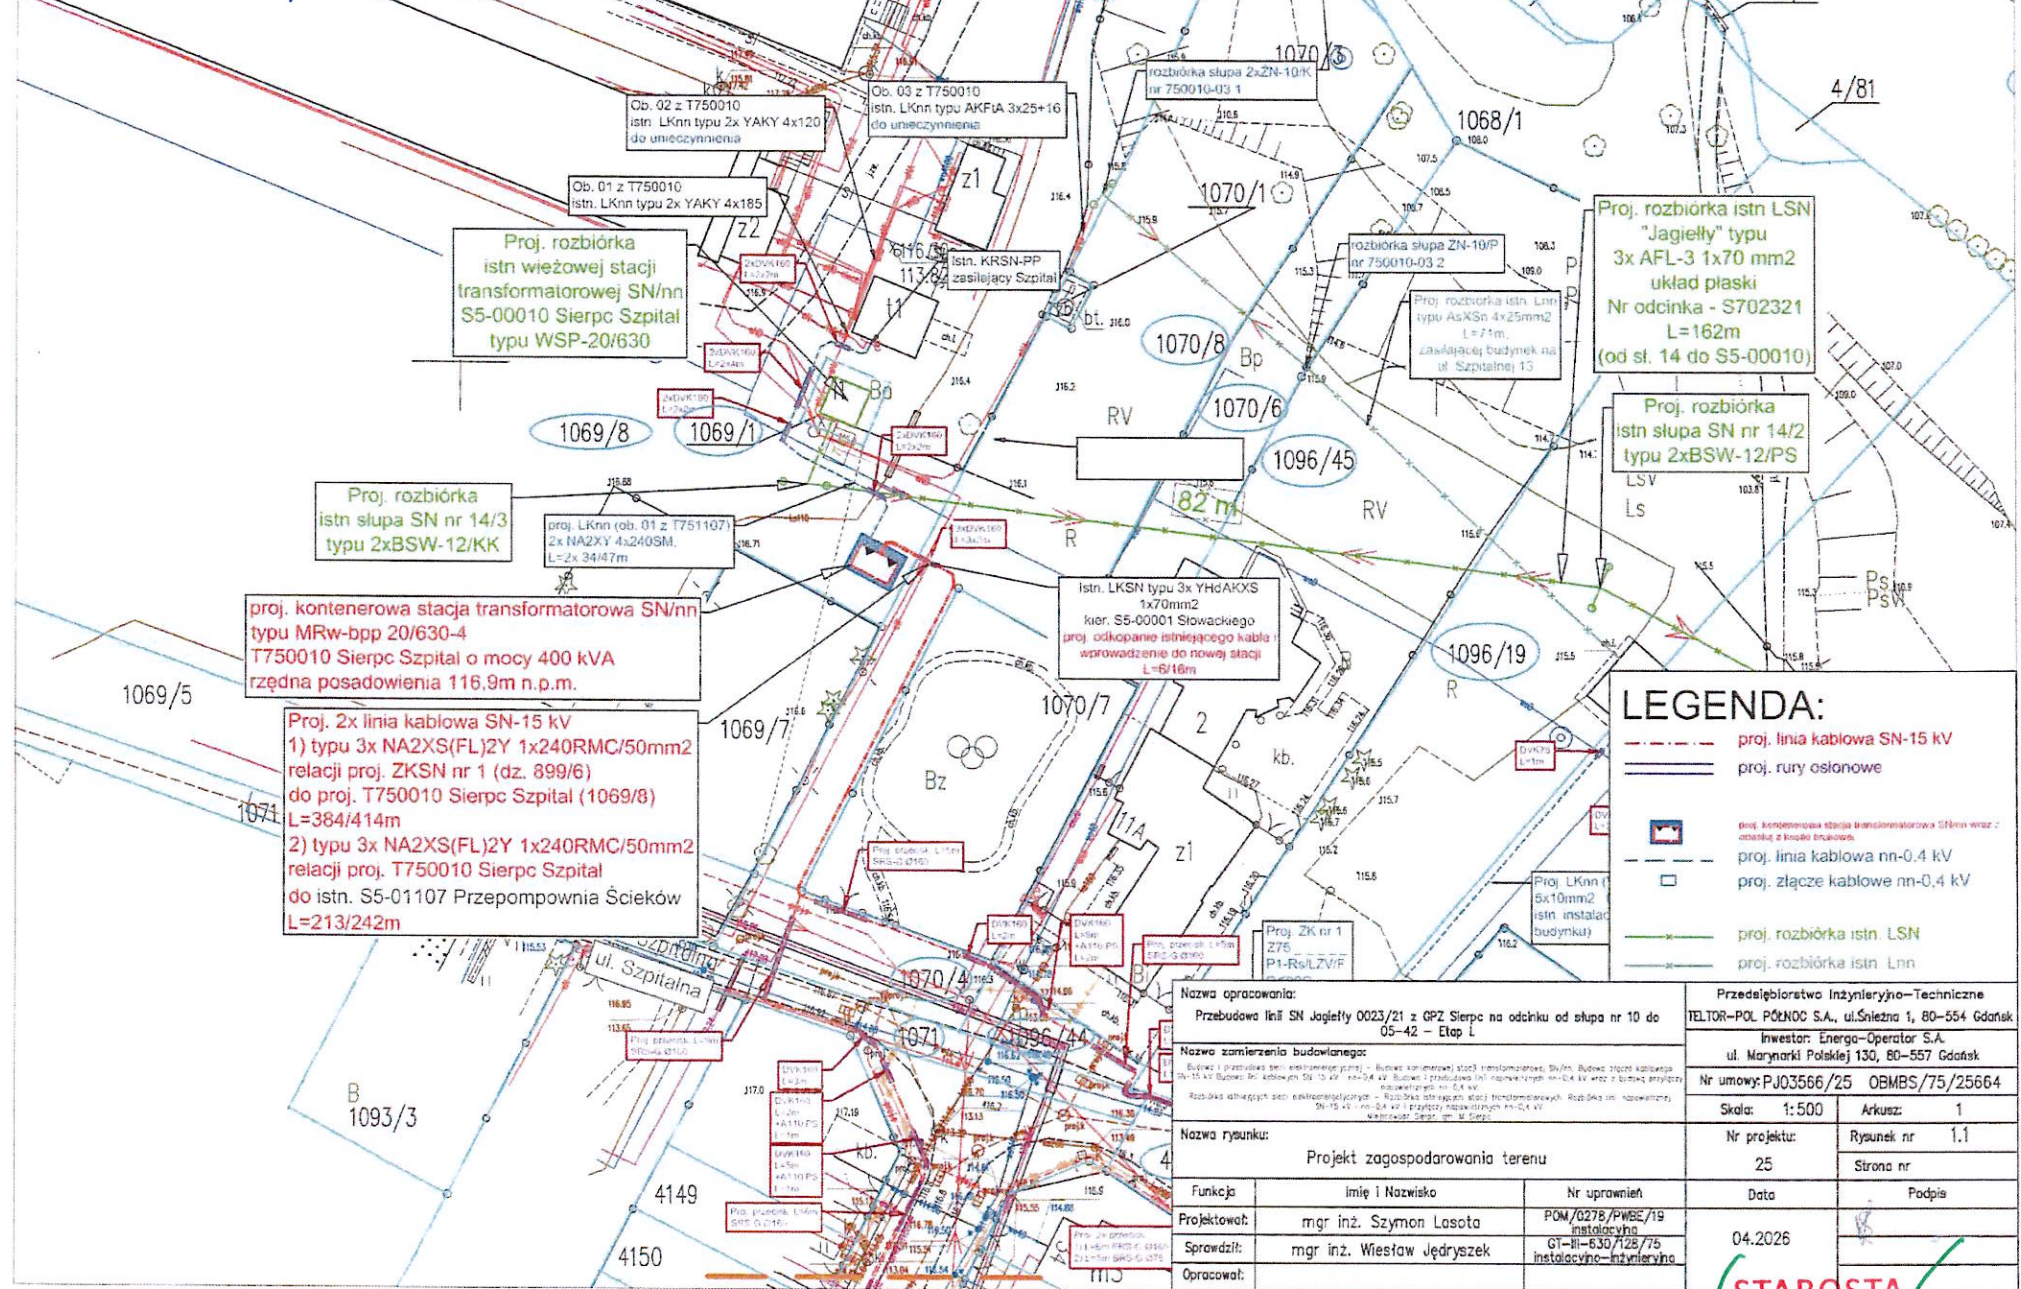

LEGENDA:

- | | |
|---|--|
|  | proj. linia kablowa SN-15 kV |
|  | proj. rury osłonowe |
|  | proj. kablowa stacja transformatorowa 15/0,4 kV
zasilająca z kablem trójżyłowym |
|  | proj. linia kablowa nn-0,4 kV |
|  | proj. złącze kablowe nn-0,4 kV |
|  | proj. rozbiórka istn. LSN |
|  | proj. rozbiórka istn. Lnn |

Nazwa opracowania:

Przebudowa linii SN Jagiełły 0023/21 z GPZ Sierpc na odcinku od słupa nr 10 do 05-42 - Etap I

Nazwa zamierzenia budowlanego:

[illegible]

Nazwa rysunku:

4 Projekt zagospodarowania terenu

Funkcja	Imię i Nazwisko	Nr uprawnień
Projektował:	mgr inż. Szymon Lasota	POM/0278/PWBE/19 instalacyjna
Sprawdził:	mgr inż. Wiesław Jędrzysek	GT-II-630/128/75 instalacyjno-inżynierski
Opracował:		

Przedsiębiorstwa Inżynieryjno-Techniczne
FELTOR-POL PÓŁNOC S.A., ul. Śnieżna 1, 80-554 Gdańsk

Investor: Energa-Operator S.A.
ul. Marynarki Polskiej 130, 80-557 Gdańsk

Nr umowy: PJ03566/25 OBMBS/75/25664

Skala: 1:500	Arkusz: 1
--------------	-----------

Nr projektu:

25

20

Data	
1	1
2	1
3	1
100	1

04/2026

04.2026

CTA

STADOSTA

STAROSTA

1-2

... ..